


全体平面图

S=1:40,000

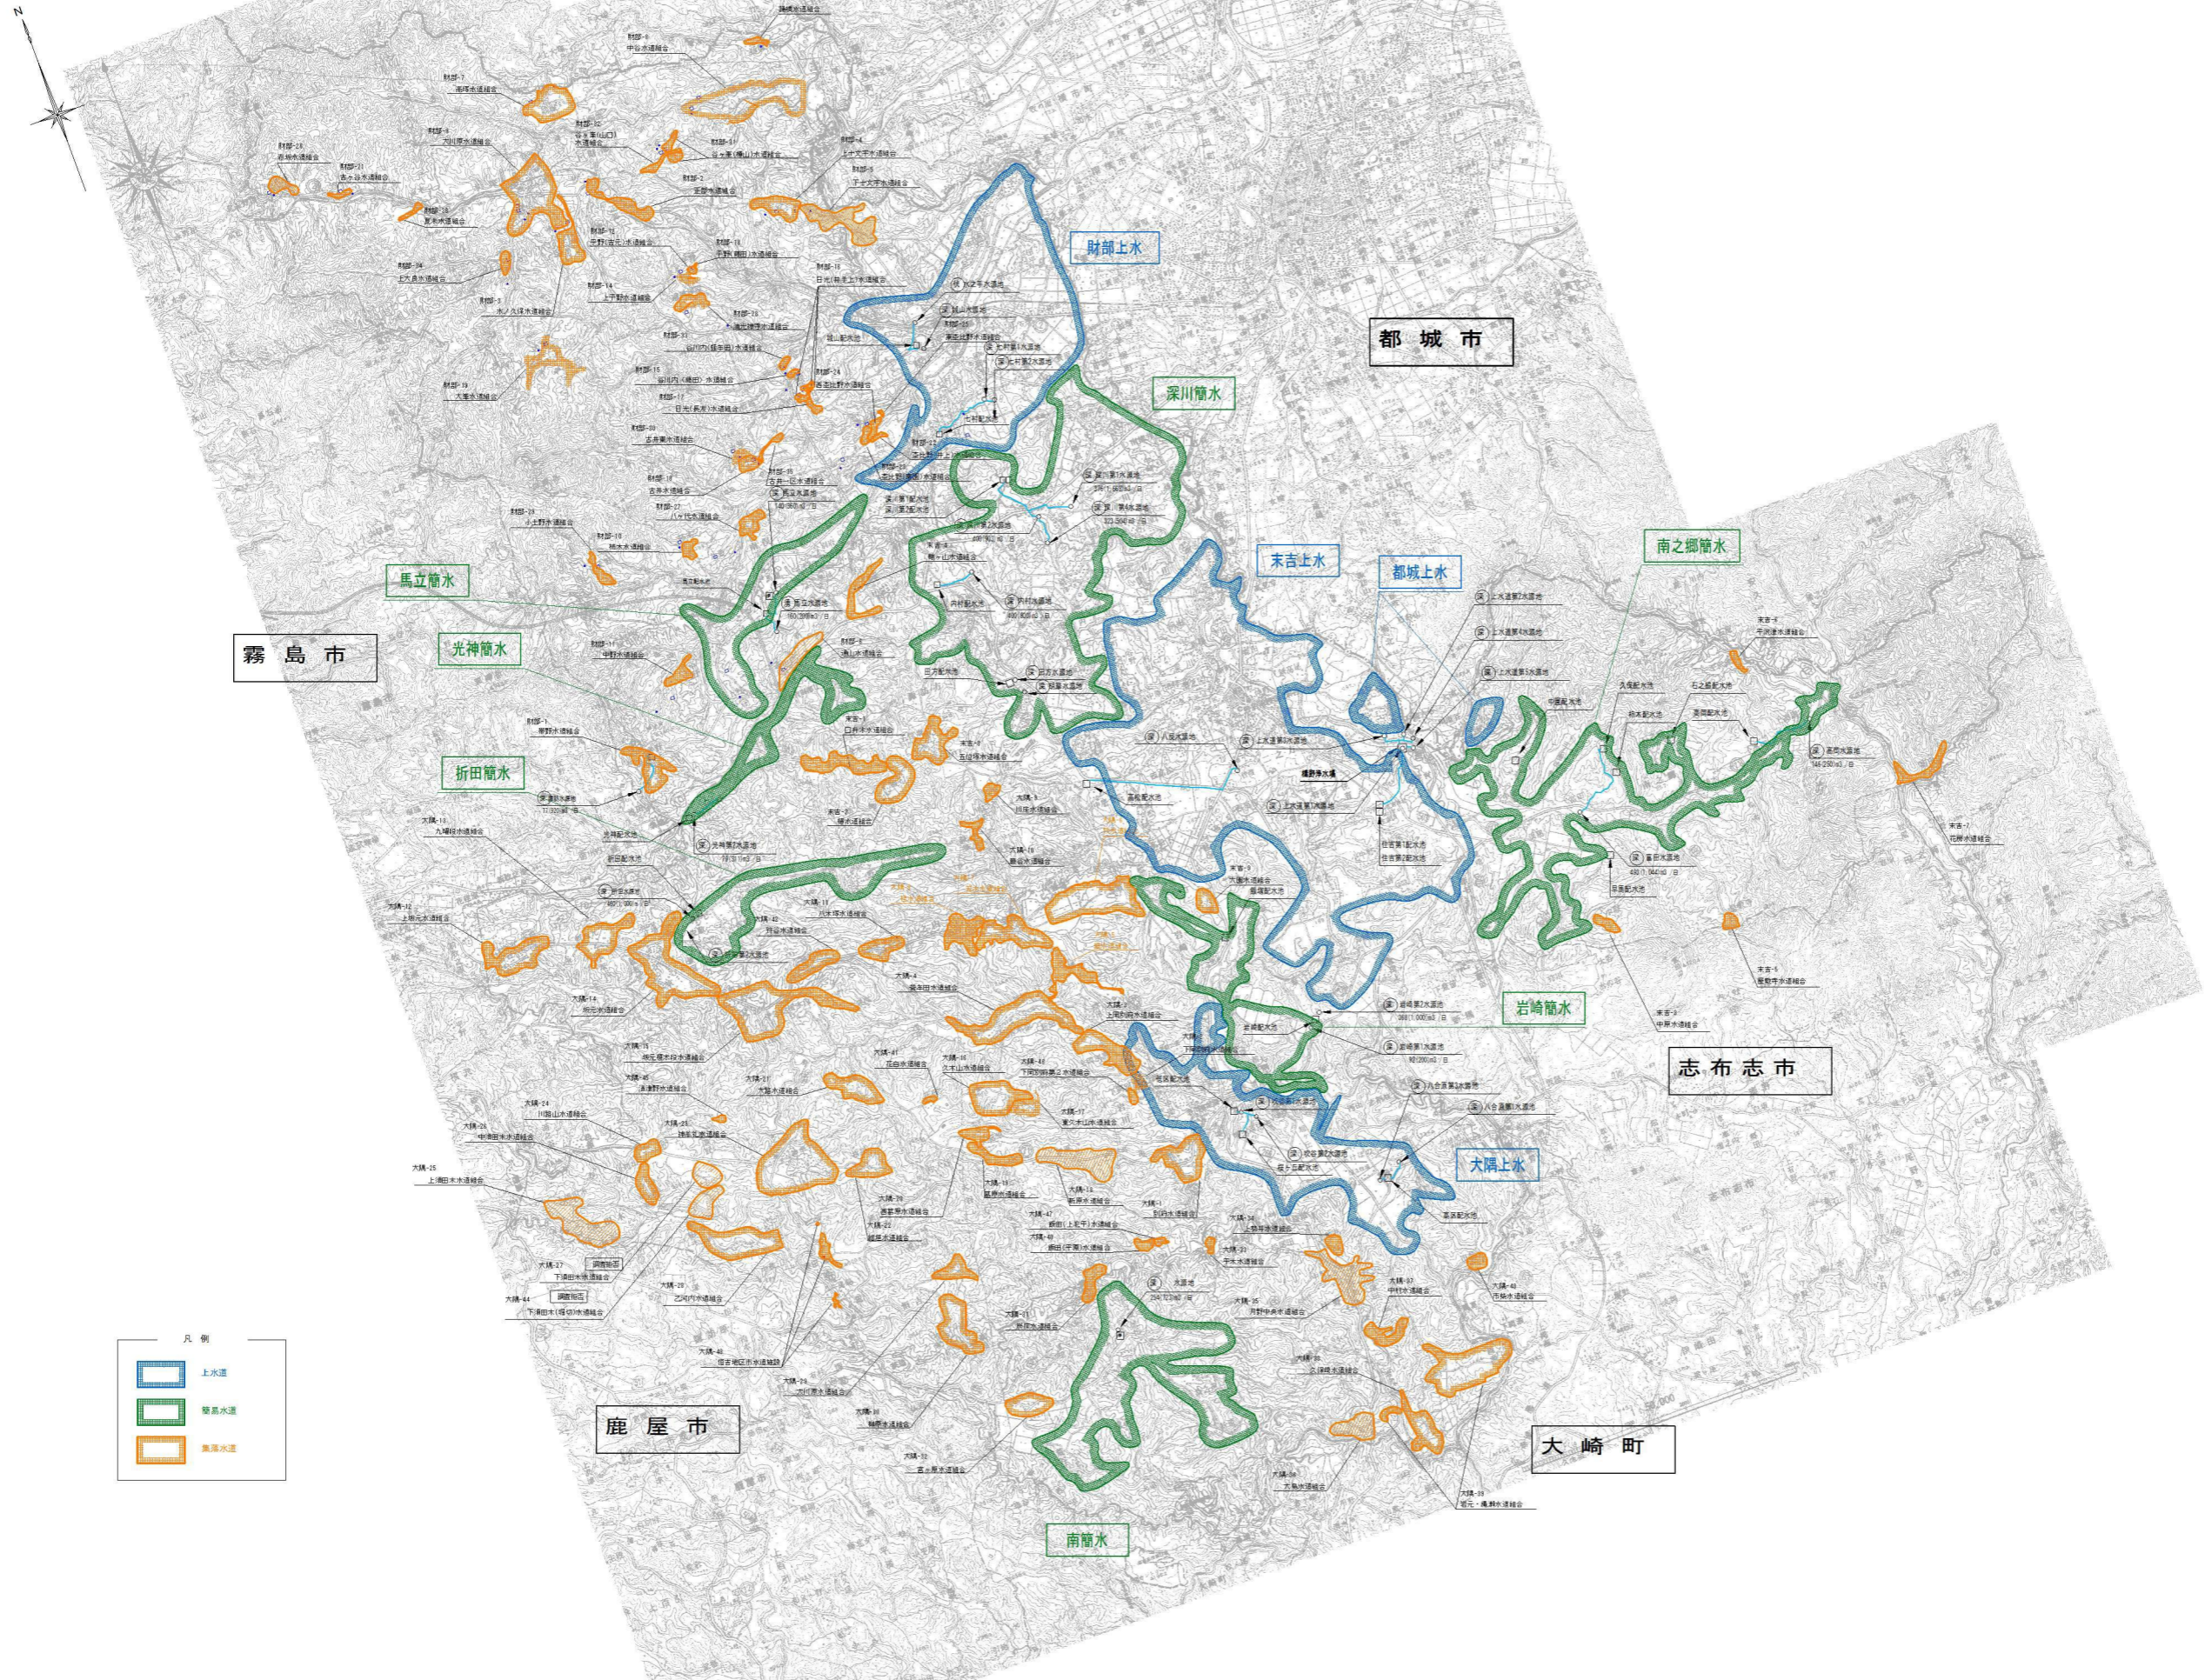

凡例

	上水道
	灌溉水道
	農業水道

工事名	-			
四面名	曾於市 水道事業等 全域図			
作成年月日	平成	年	月	日
縮尺	S-1:40,000	図面番号	-	
課長	係長	設計	製図	
曾於市 水道課				